







MAPA DO CELÓW PROJEKTOWYCH

WOJEWÓDZTWO OPOLSKIE
 POWIAT OPOLSKI
 Jednostka ewidencyjna
 160912.2 TUŁOWICE
 Obręb 0005 TUŁOWICE
 k. m. 2 DZ. 638
 UL. Pocztowa
 GODŁO MAPY ZASADNICZEJ
 6.137.17.20.4.1, 6.137.17.20.4.2
 Skala 1:500
 Nr Id. zgł GK16840.1.193.2018

Układ współrzędnych 2000
 Poziom odniesienia Kronsztadt
 Nie badano wpisów w KW odnośnie
 obciążenia działek
 służebnościami gruntowymi
 Aktualizacja na dzień: 2018-04-20
 sporządził

Waldemar SOWIK
 Geodeta uprawniony
 zezw. nr 9611, tel. 777 484 46 4F
 48-050 Miedzianka ul. Wiejska 72
 NIP 74-108-15-51 kom. 400 1 5

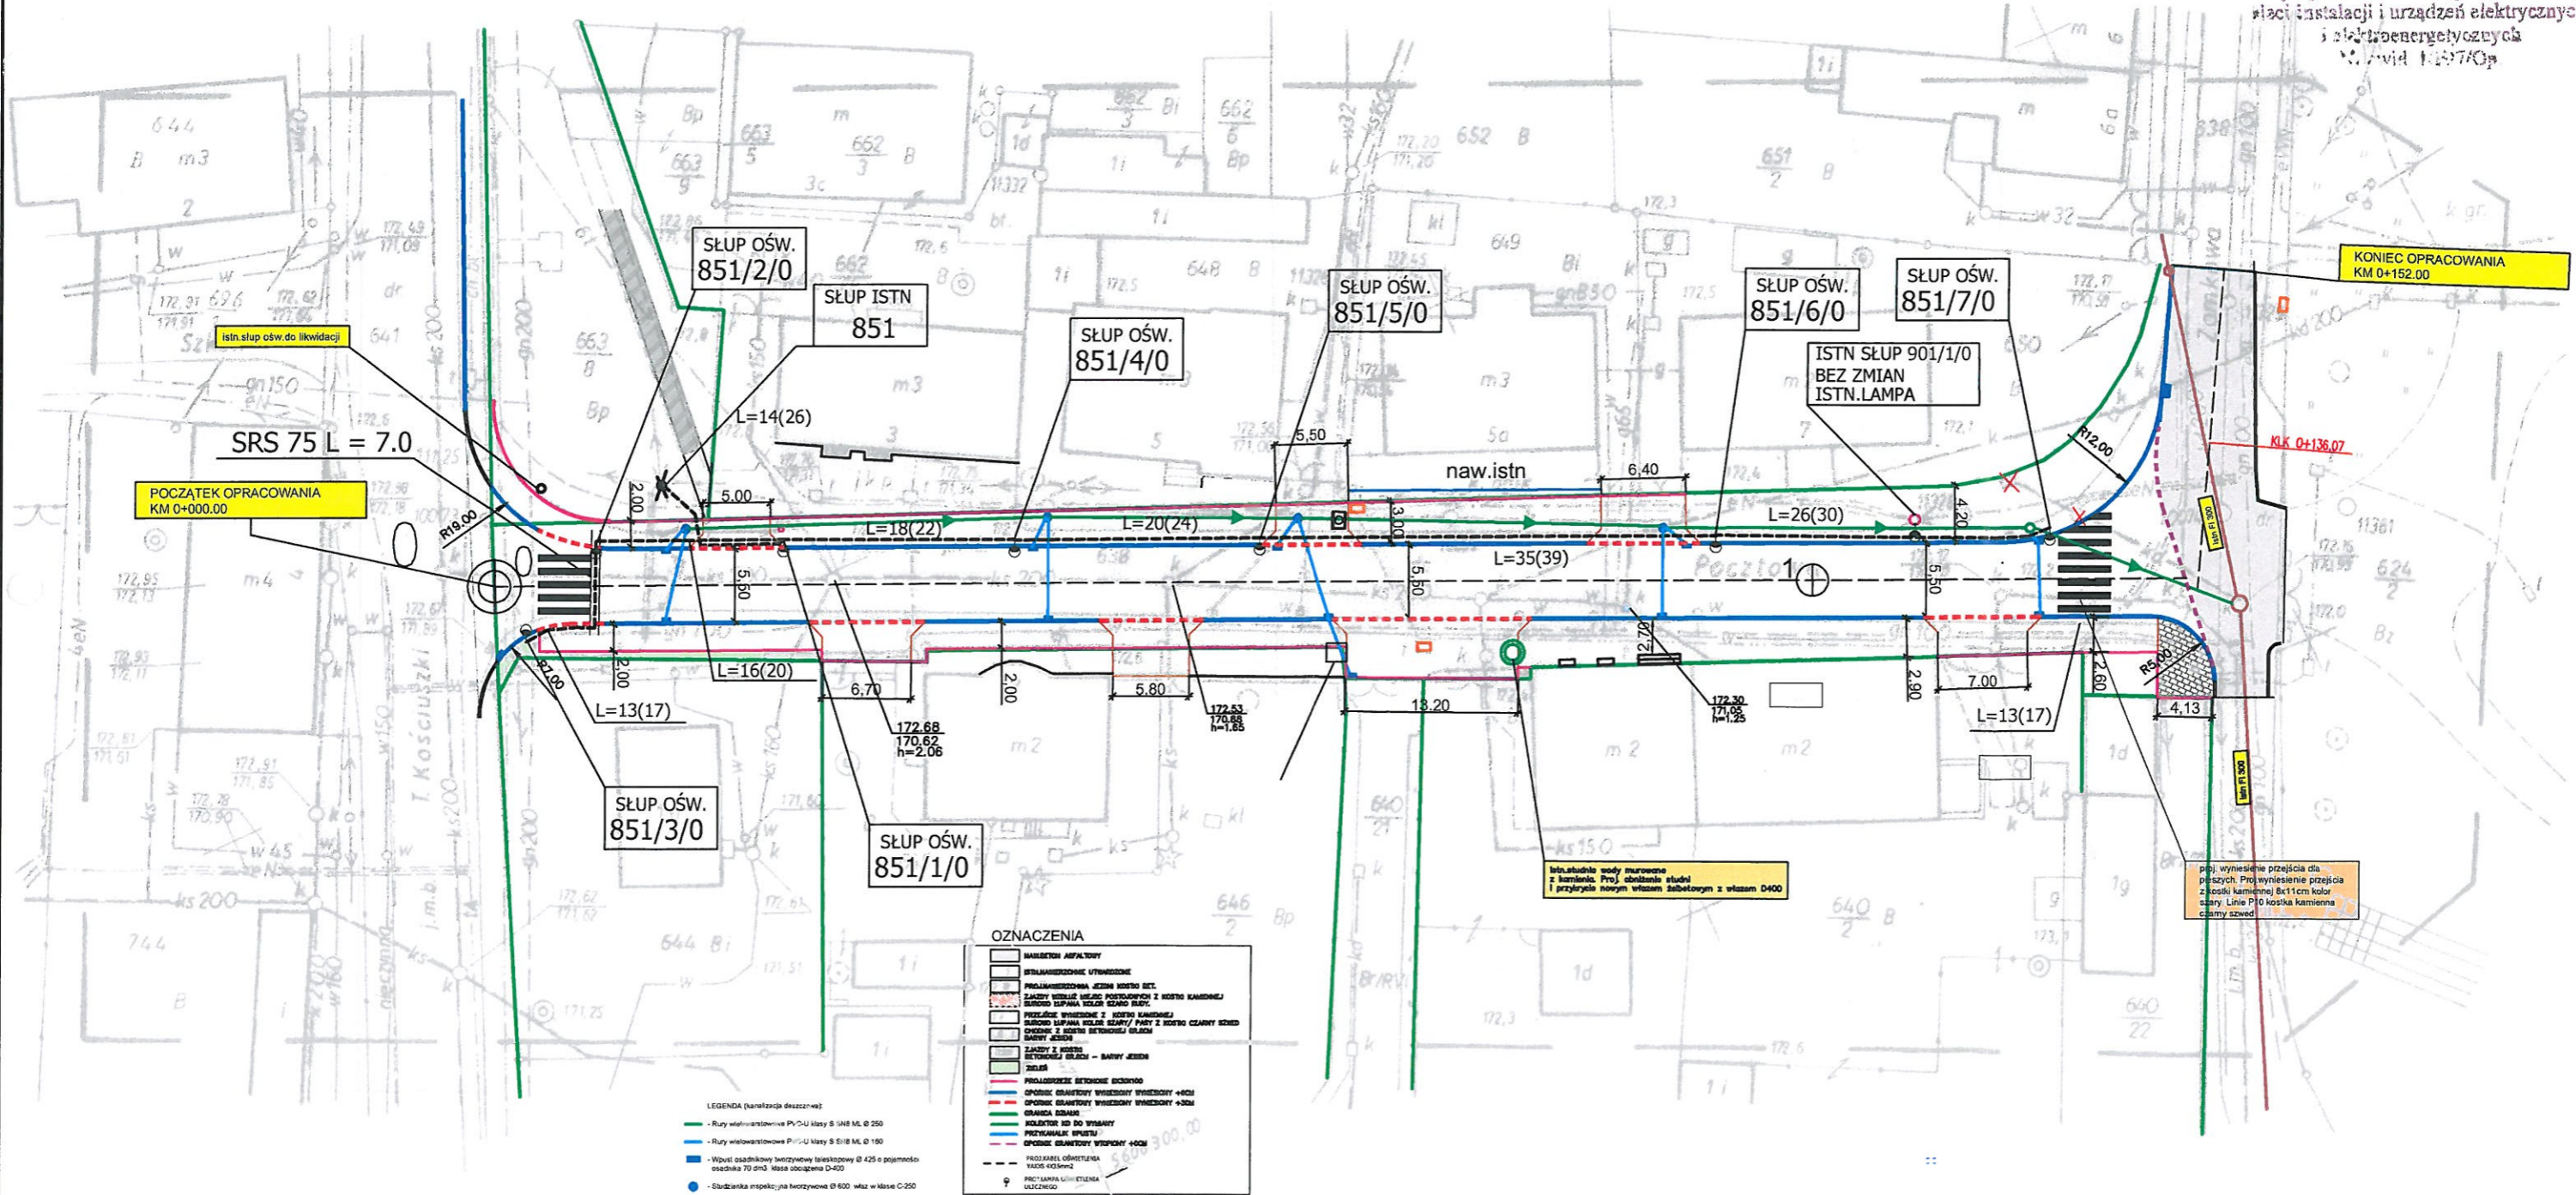
OZNACZENIA

-  GRANICA
-  KANAŁ KD
-  PROJ. OBRZEŻE BETONOWE 8X30X100
-  OPORNIK GRANITOWY WYNIESIONY WYNIESIONY +3CM
-  PROJ. KABEL OŚWIETLENIA YAKXS 4X35mm2
-  PROJ. LAMPA OŚWIETLENIA ULICZNEGO


UWAGA
 NA CAŁEJ DŁUGOŚCI KABEL YAKXS 4X35mm2
 UKŁADAĆ W RURZE OSŁONOWEJ DVK 75

<PROEL> ZAKŁAD USŁUG PROJEKTOWYCH BOGDAN BOSIAK		
NAZWA ZADANIA	PROJEKT PRZEBUDOWY DROGI GMINNEJ UL. POCZTOWEJ W MIEJSCOWOŚCI TUŁOWICE	
TYTUŁ RYSUNKU	PLAN ZAGOSPODAROWANIA TERENU OŚWIETLENIE ULICZNE	
INWESTOR	GMINA TUŁOWICE	
LOKALIZACJA	TUŁOWICE	
	NAZWISKO	PODPIS
PROJEKTOWAŁ branża elektryczna	inż. Paweł Schmolke upr. bud. nr 103/87	
OPRACOWAŁ branża elektryczna	BOGDAN BOSIAK upr. bud. nr 10/97	
DATA	SKALA	NR RYSUNKU
07/2019	1 : 500	1/E

 
 

PROJEKTANT - BOGDAN BOSIAK
 Uprawnienia Budowlane do projektowania
 w specjalności instalacyjnej w zakresie:
 sieci instalacji i urządzeń elektrycznych
 i elektroenergetycznych
 M. 0101/1970p



OZNACZENIA

	MARZETOK ASFALTOWY
	STALIANOWOZEMNE UTRWIMOWANIE
	PROJEKTYWOWANA JEZDNI KAMIONOWY
	ZAKRYTY WYŚCIEK WŁAZU PODZIEMNY Z KOSZEM KAMIONOWYM
	PROJEKTYWOWANA WYŚCIEK WŁAZU PODZIEMNY Z KOSZEM KAMIONOWYM
	WYŚCIEK WŁAZU PODZIEMNY Z KOSZEM KAMIONOWYM
	ZAKRYTY WŁAZ PODZIEMNY - BARIERY JEZDNI
	OPORNIK GRANITOWY WYNIESIONY +3CM
	OPORNIK GRANITOWY WYNIESIONY +3CM
	OPORNIK GRANITOWY WYNIESIONY +3CM
	PROJEKTOWANA OŚWIETLENIA
	PROJEKTOWANA OŚWIETLENIA ULICZNEGO

LEGENDA (kolorystyka deszczowa)

	Rury wieloletniowe PPR-U klasy S 500 MŁ Ø 250
	Rury wieloletniowe PPR-U klasy S 500 MŁ Ø 150
	Wpusty osadnikowy bezwzględny wieloletniowy Ø 425 o pojemności osadnika 70 dm³. Wskaźnik D=30
	Stadźnika inspekcyjna bezwzględna Ø 600 w klasie C-250